



左上

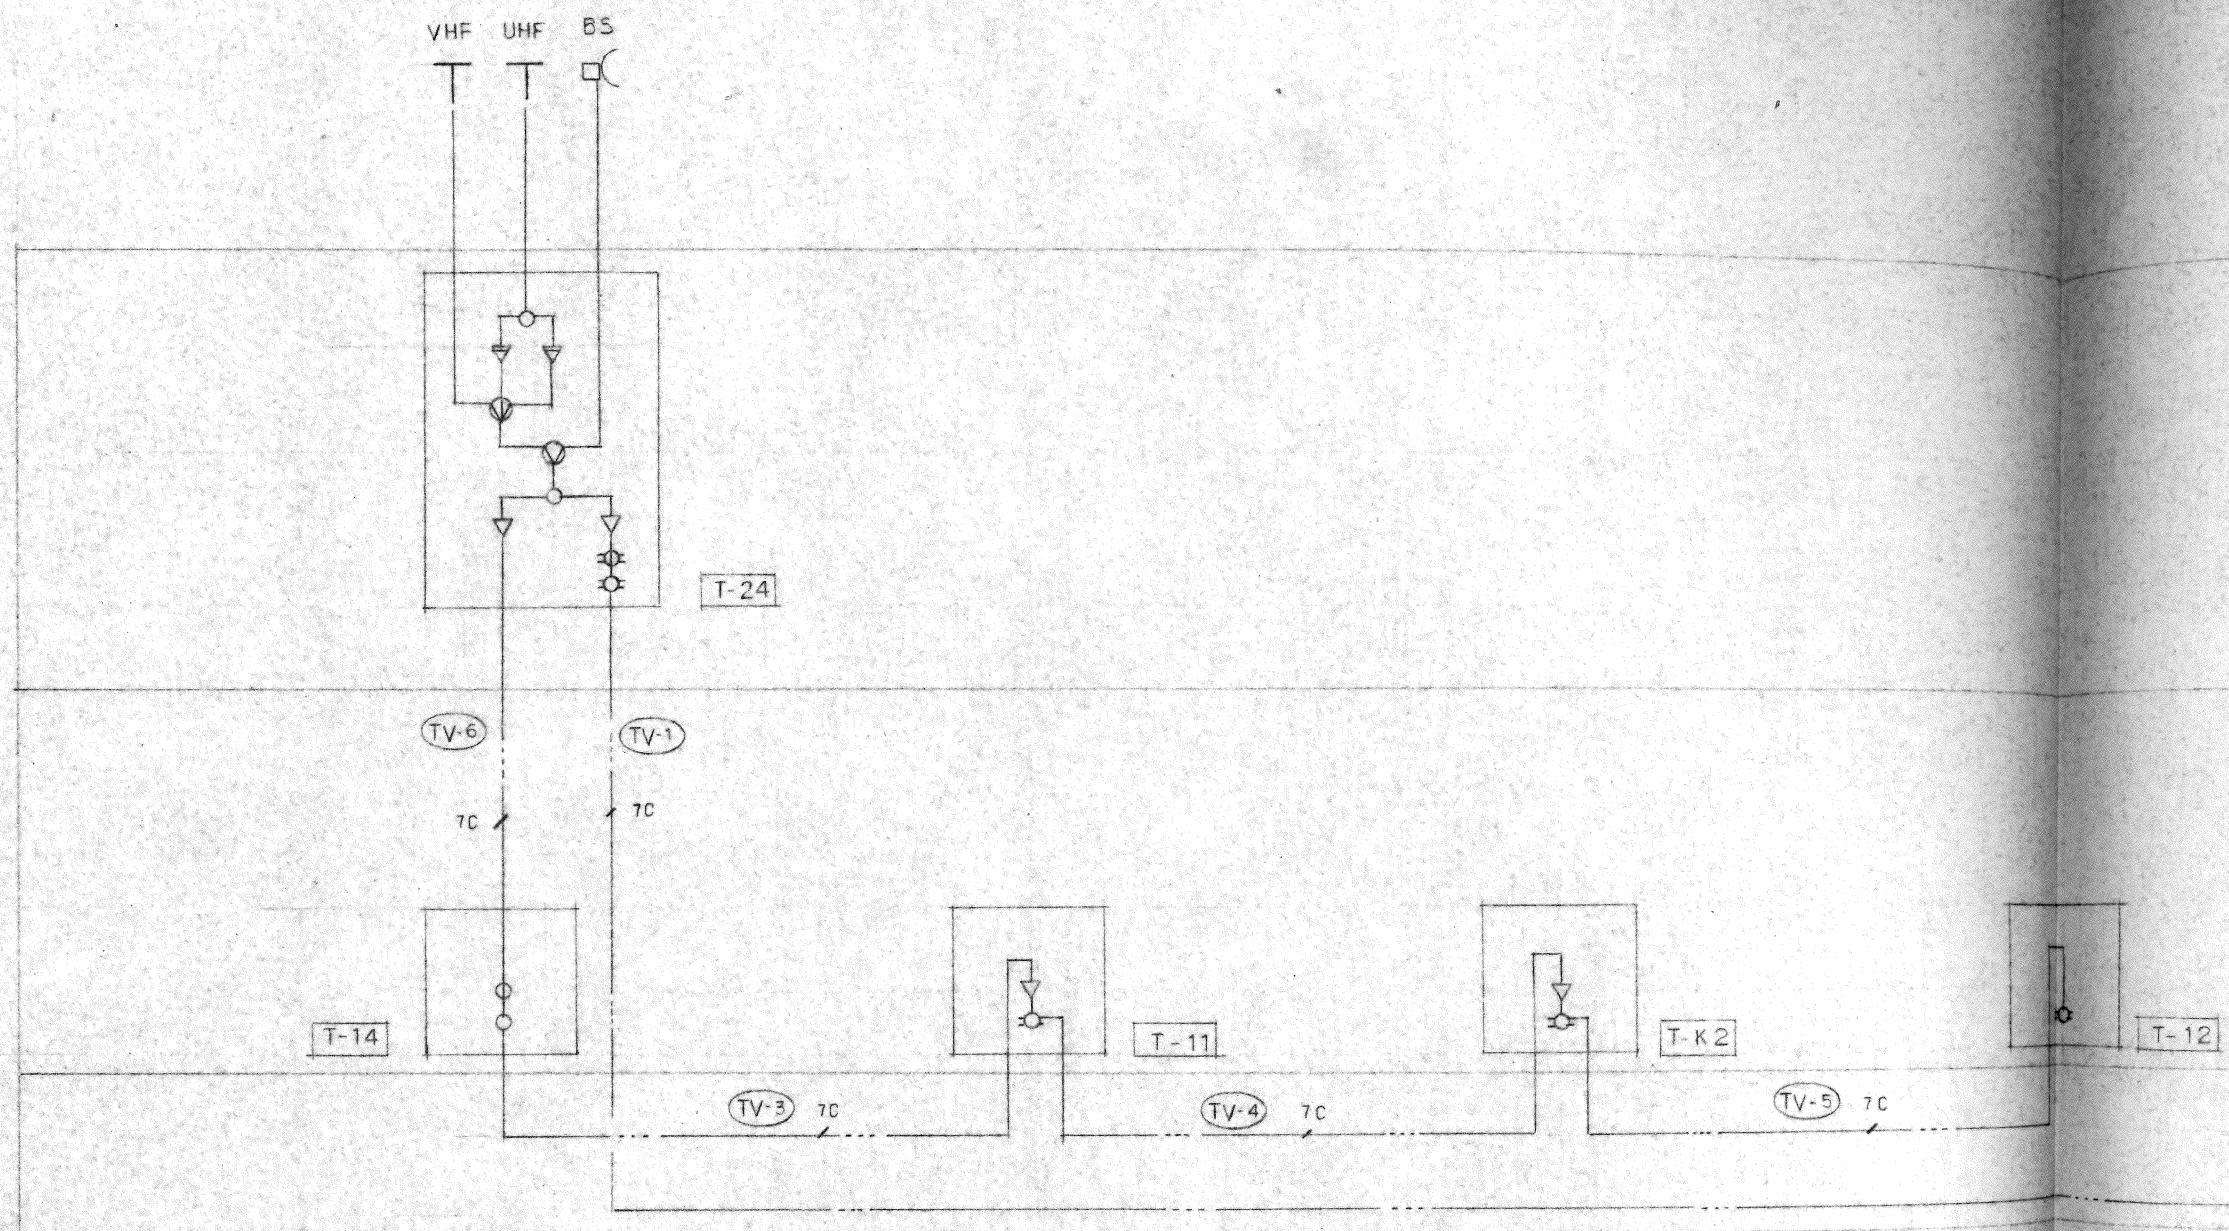


テレビ共聴設備系統図



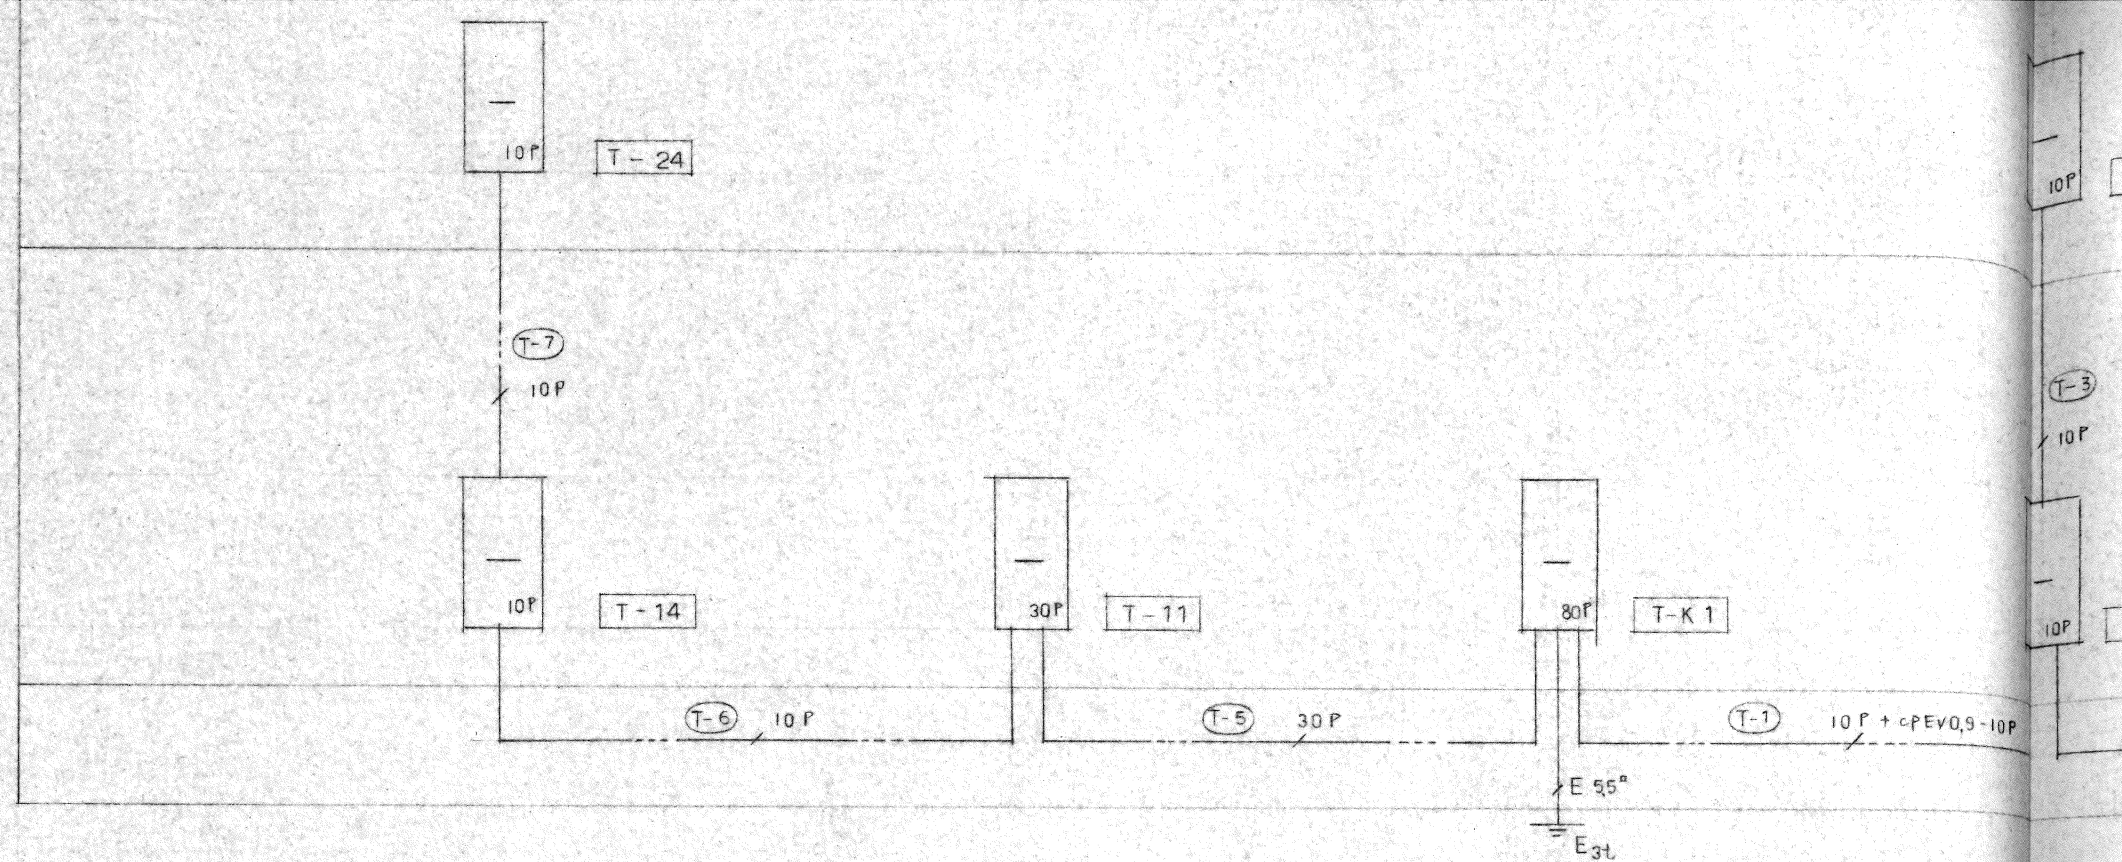


電話設備系統図

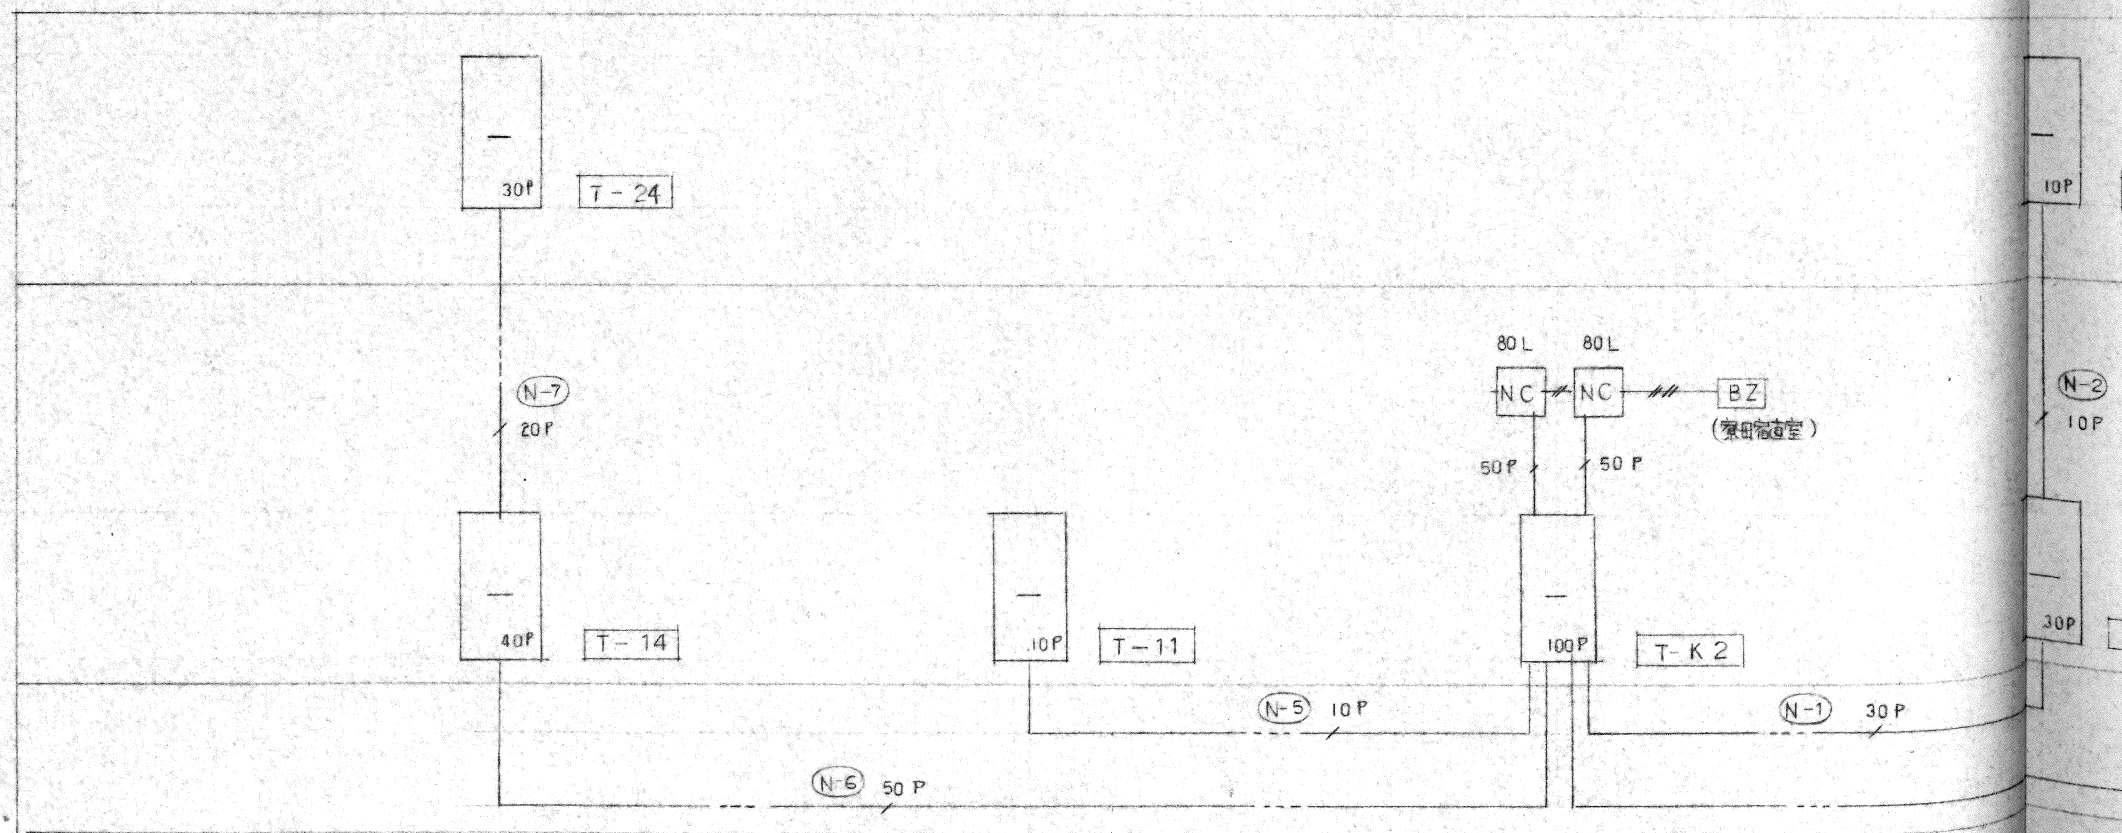


ファスコール設備系統図

左下

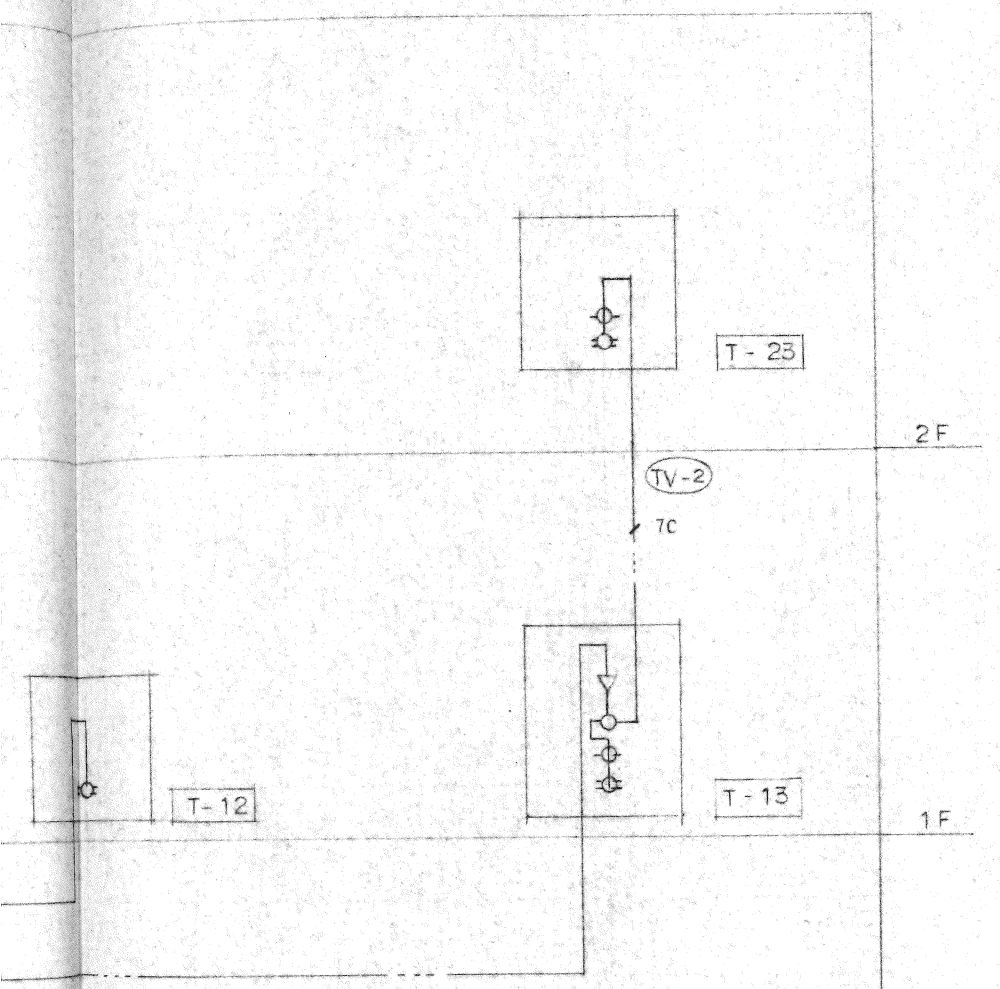


図中 特記なき配管・配線は下記による

—	S-5C-FB	(PF16)
—	S-5C-FB×2	(PF22)
— 5C	S-5C-FB	(ラック)
— 7C	S-7C-FB	(ラック)

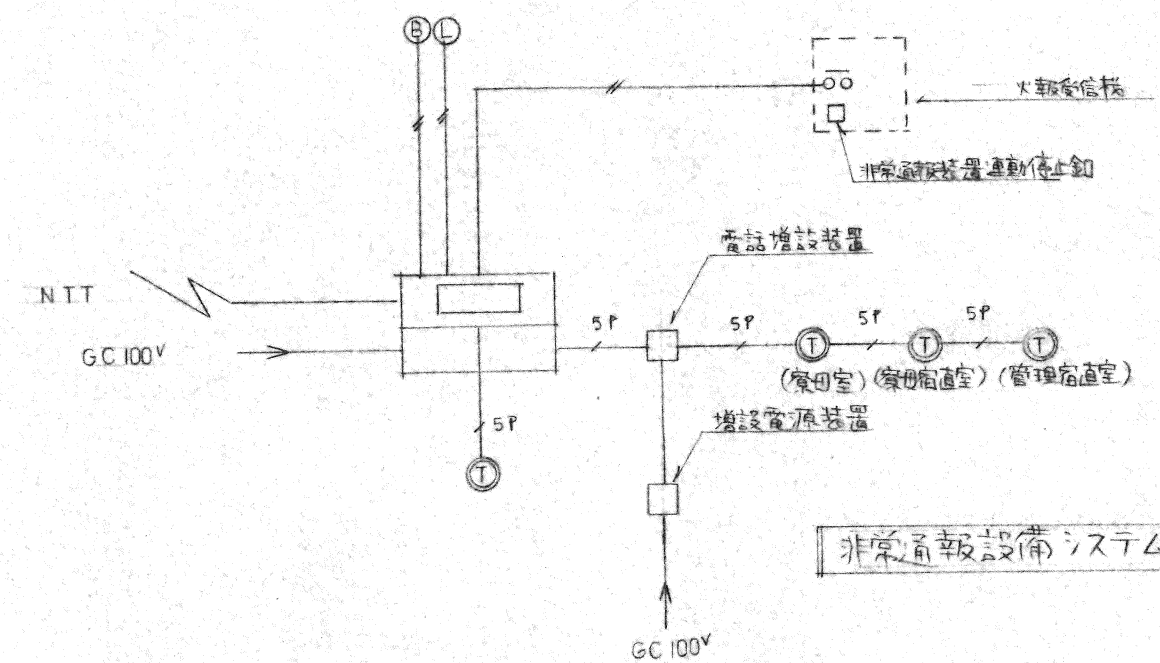


非常通報設備システム系統図

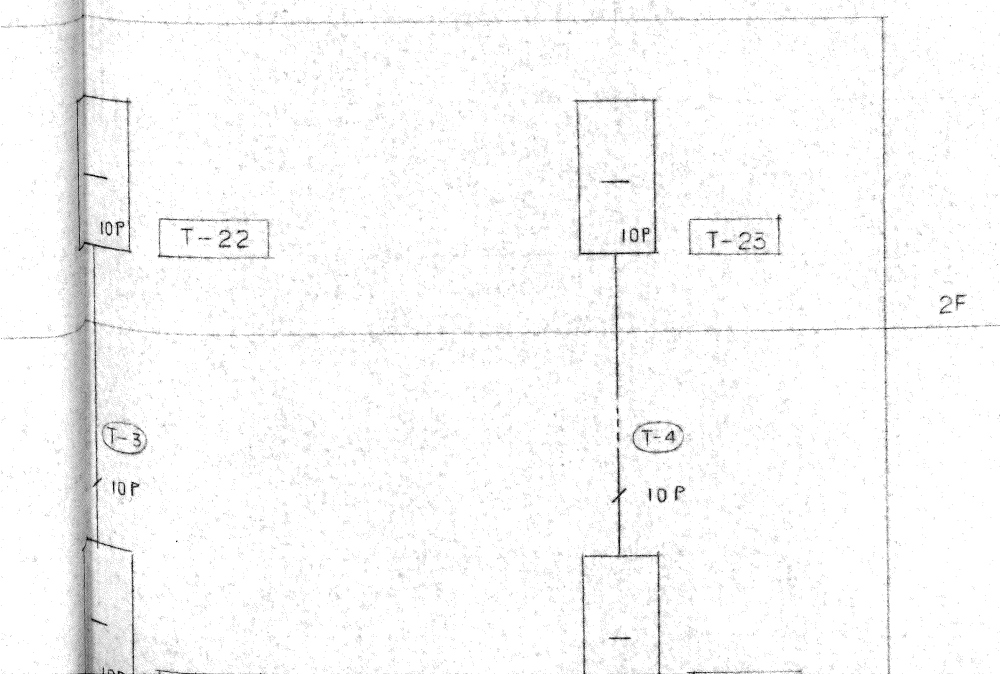

図中 特記なき配管・配線は下記による


—	EBT 0.5-2P×1	(PF 16)
—	" 0.5-2P×2	(")
—	" 0.5-2P×3	(")
—	" 0.5-2P×4	(PF 22)
— 10P	CCP-AP 0.5-10P	(ラック)
— 30P	" 0.5-30P	(")
—		(PF 16)

	非常通報装置 (消防認定品) ダイヤル方式 DP/PB. 通報先番号 119 (音声メッセージ、予備電源付)
	通報専用電話機 (壁掛、応答ランプ付)
	通報ベル
	確認ランプ

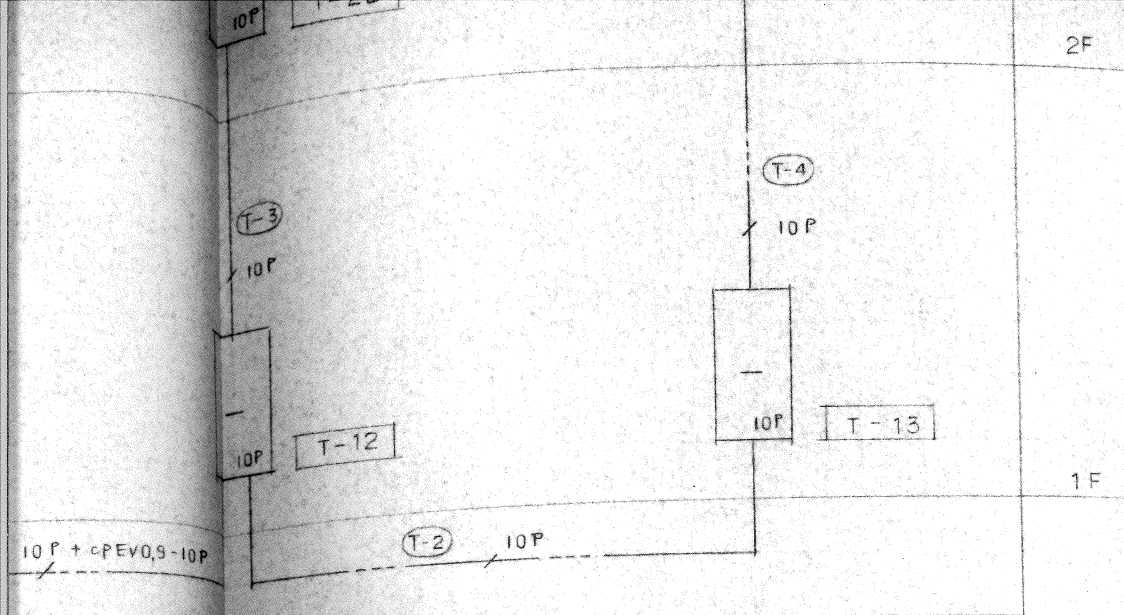

0.5-2P x 4	(PF 22)
ccP-AP 0.5-10P	(ラック)
0.5-30P	(")
	(PF 16)

⑧	通報ベル
⑨	確認ランプ

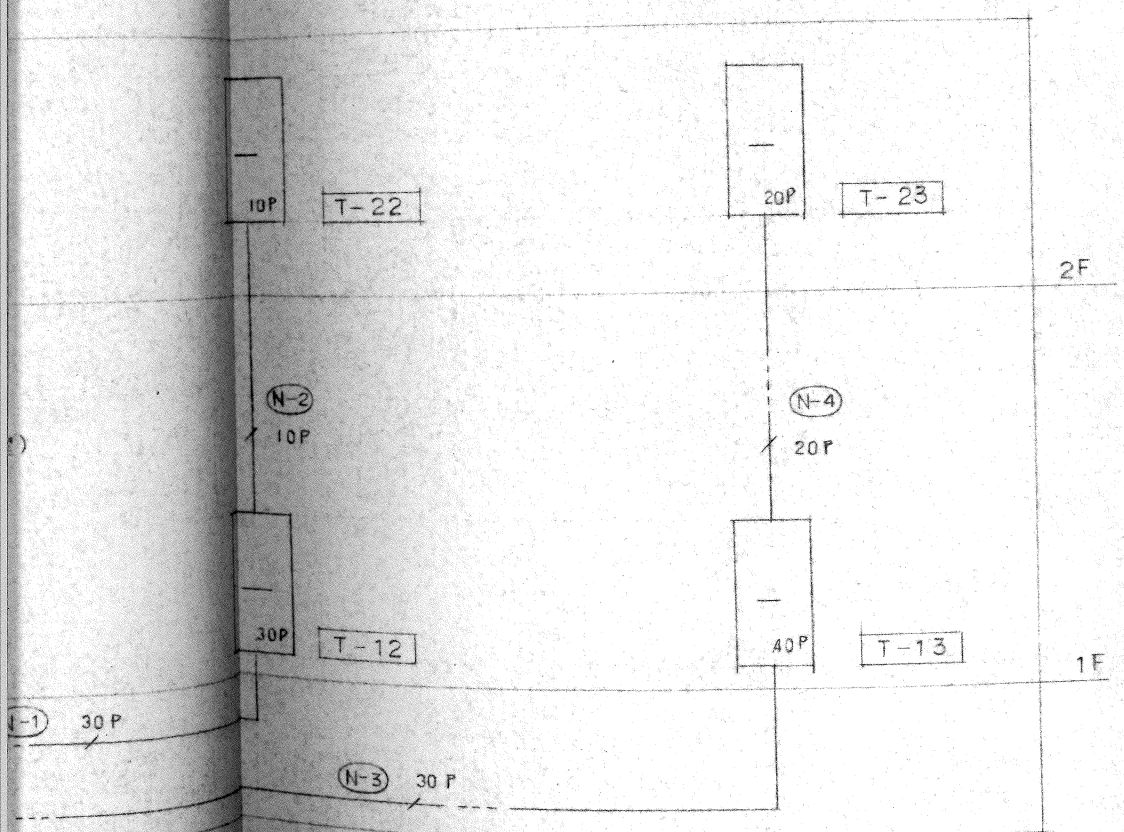

図中 特記時配管・配線は下記による		
AE 0.9-20	(PF 16)	
" 0.9-30	(")	
" 0.9-40	(")	
3P	cPEV 0.9-3P	(PF 22)
5P	" 0.9-5P	(")
3P	" 0.9-3P	(ラック)
5P	" 0.9-5P	(")
10P	" 0.9-10P	(")
20P	" 0.9-20P	(")
30P	" 0.9-30P	(")
50P	" 0.9-50P	(")

系統図

県立養護老人ホーム母来寮改築 電気設備工事		設計図番 E-26/36
完成図		図面番号 E-26
通信設備系統図		縮尺 —
検図	担当	製図
		設計年月日 H5.11

右下